

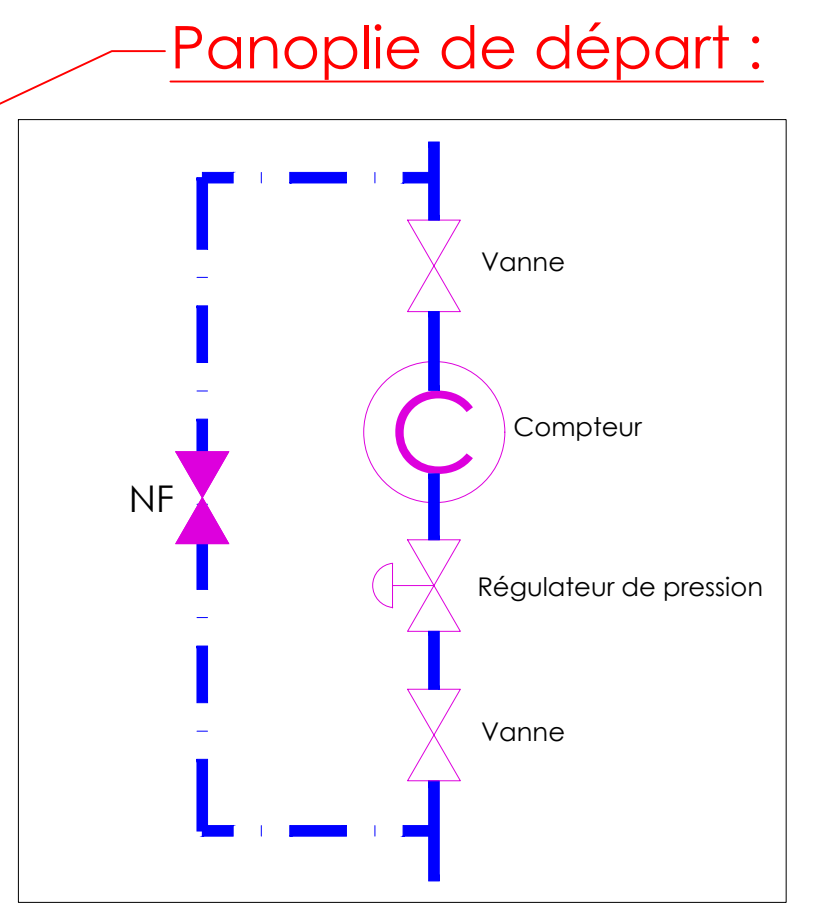
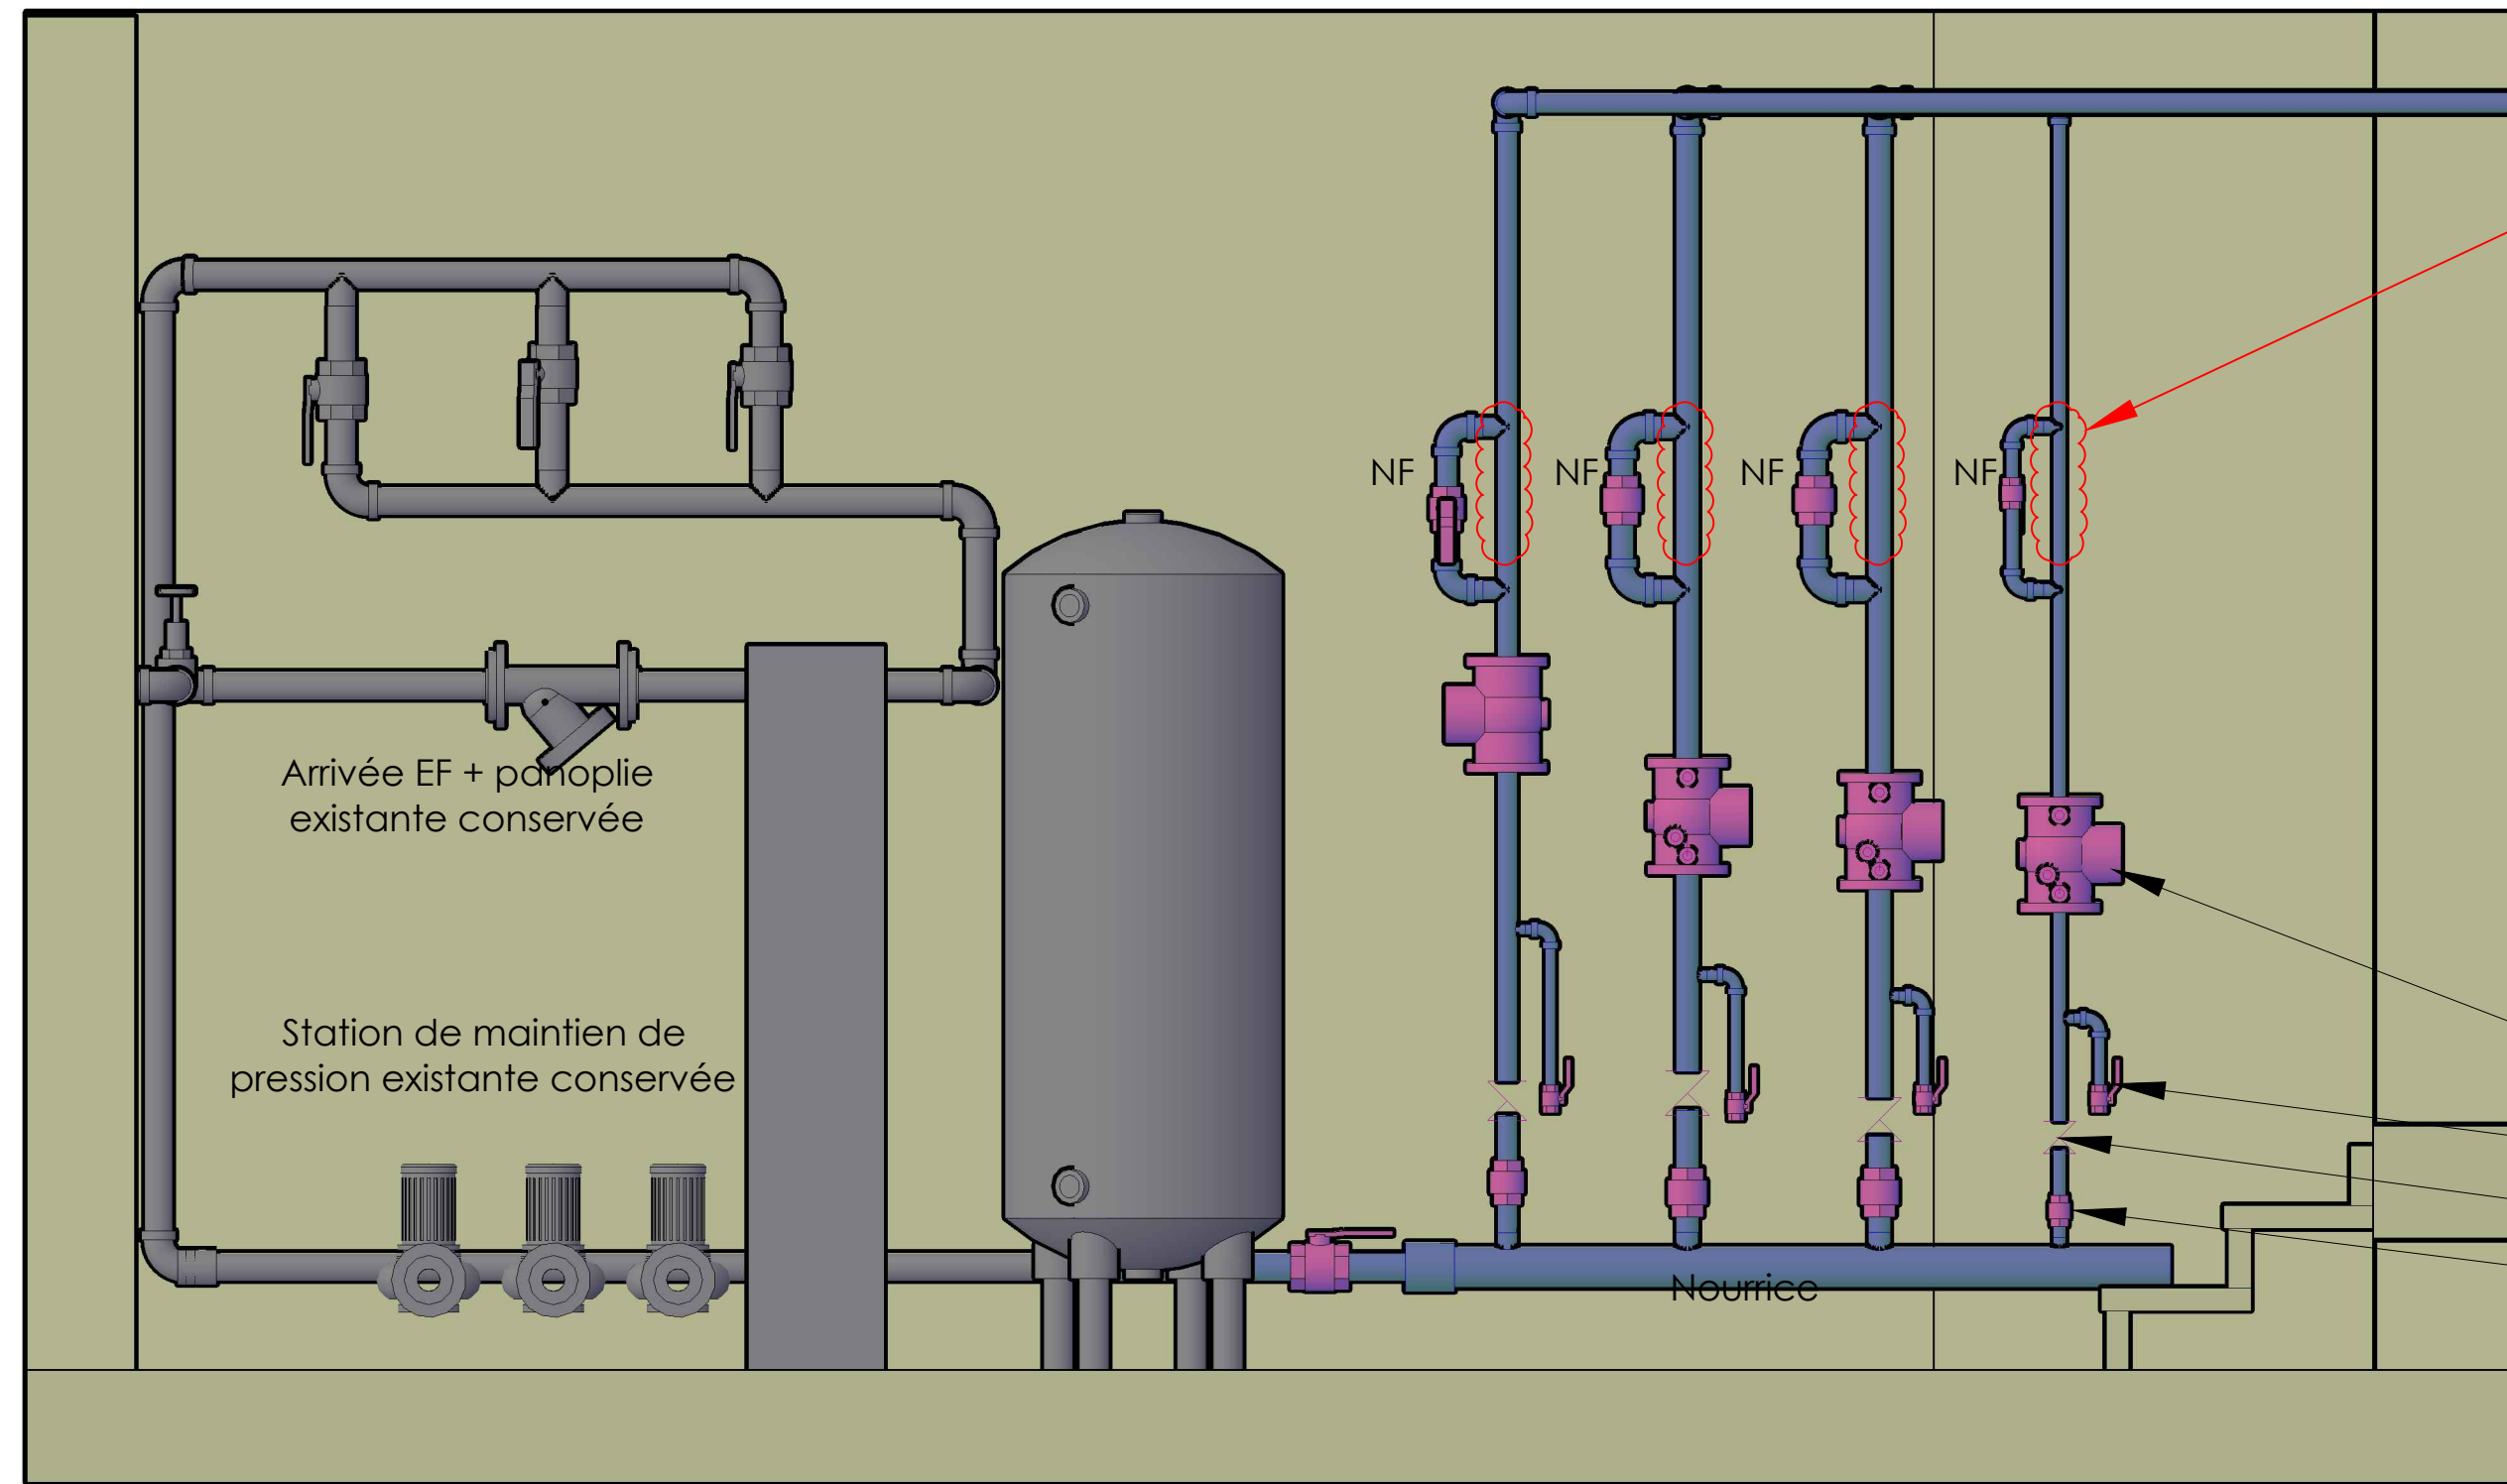


Perspective

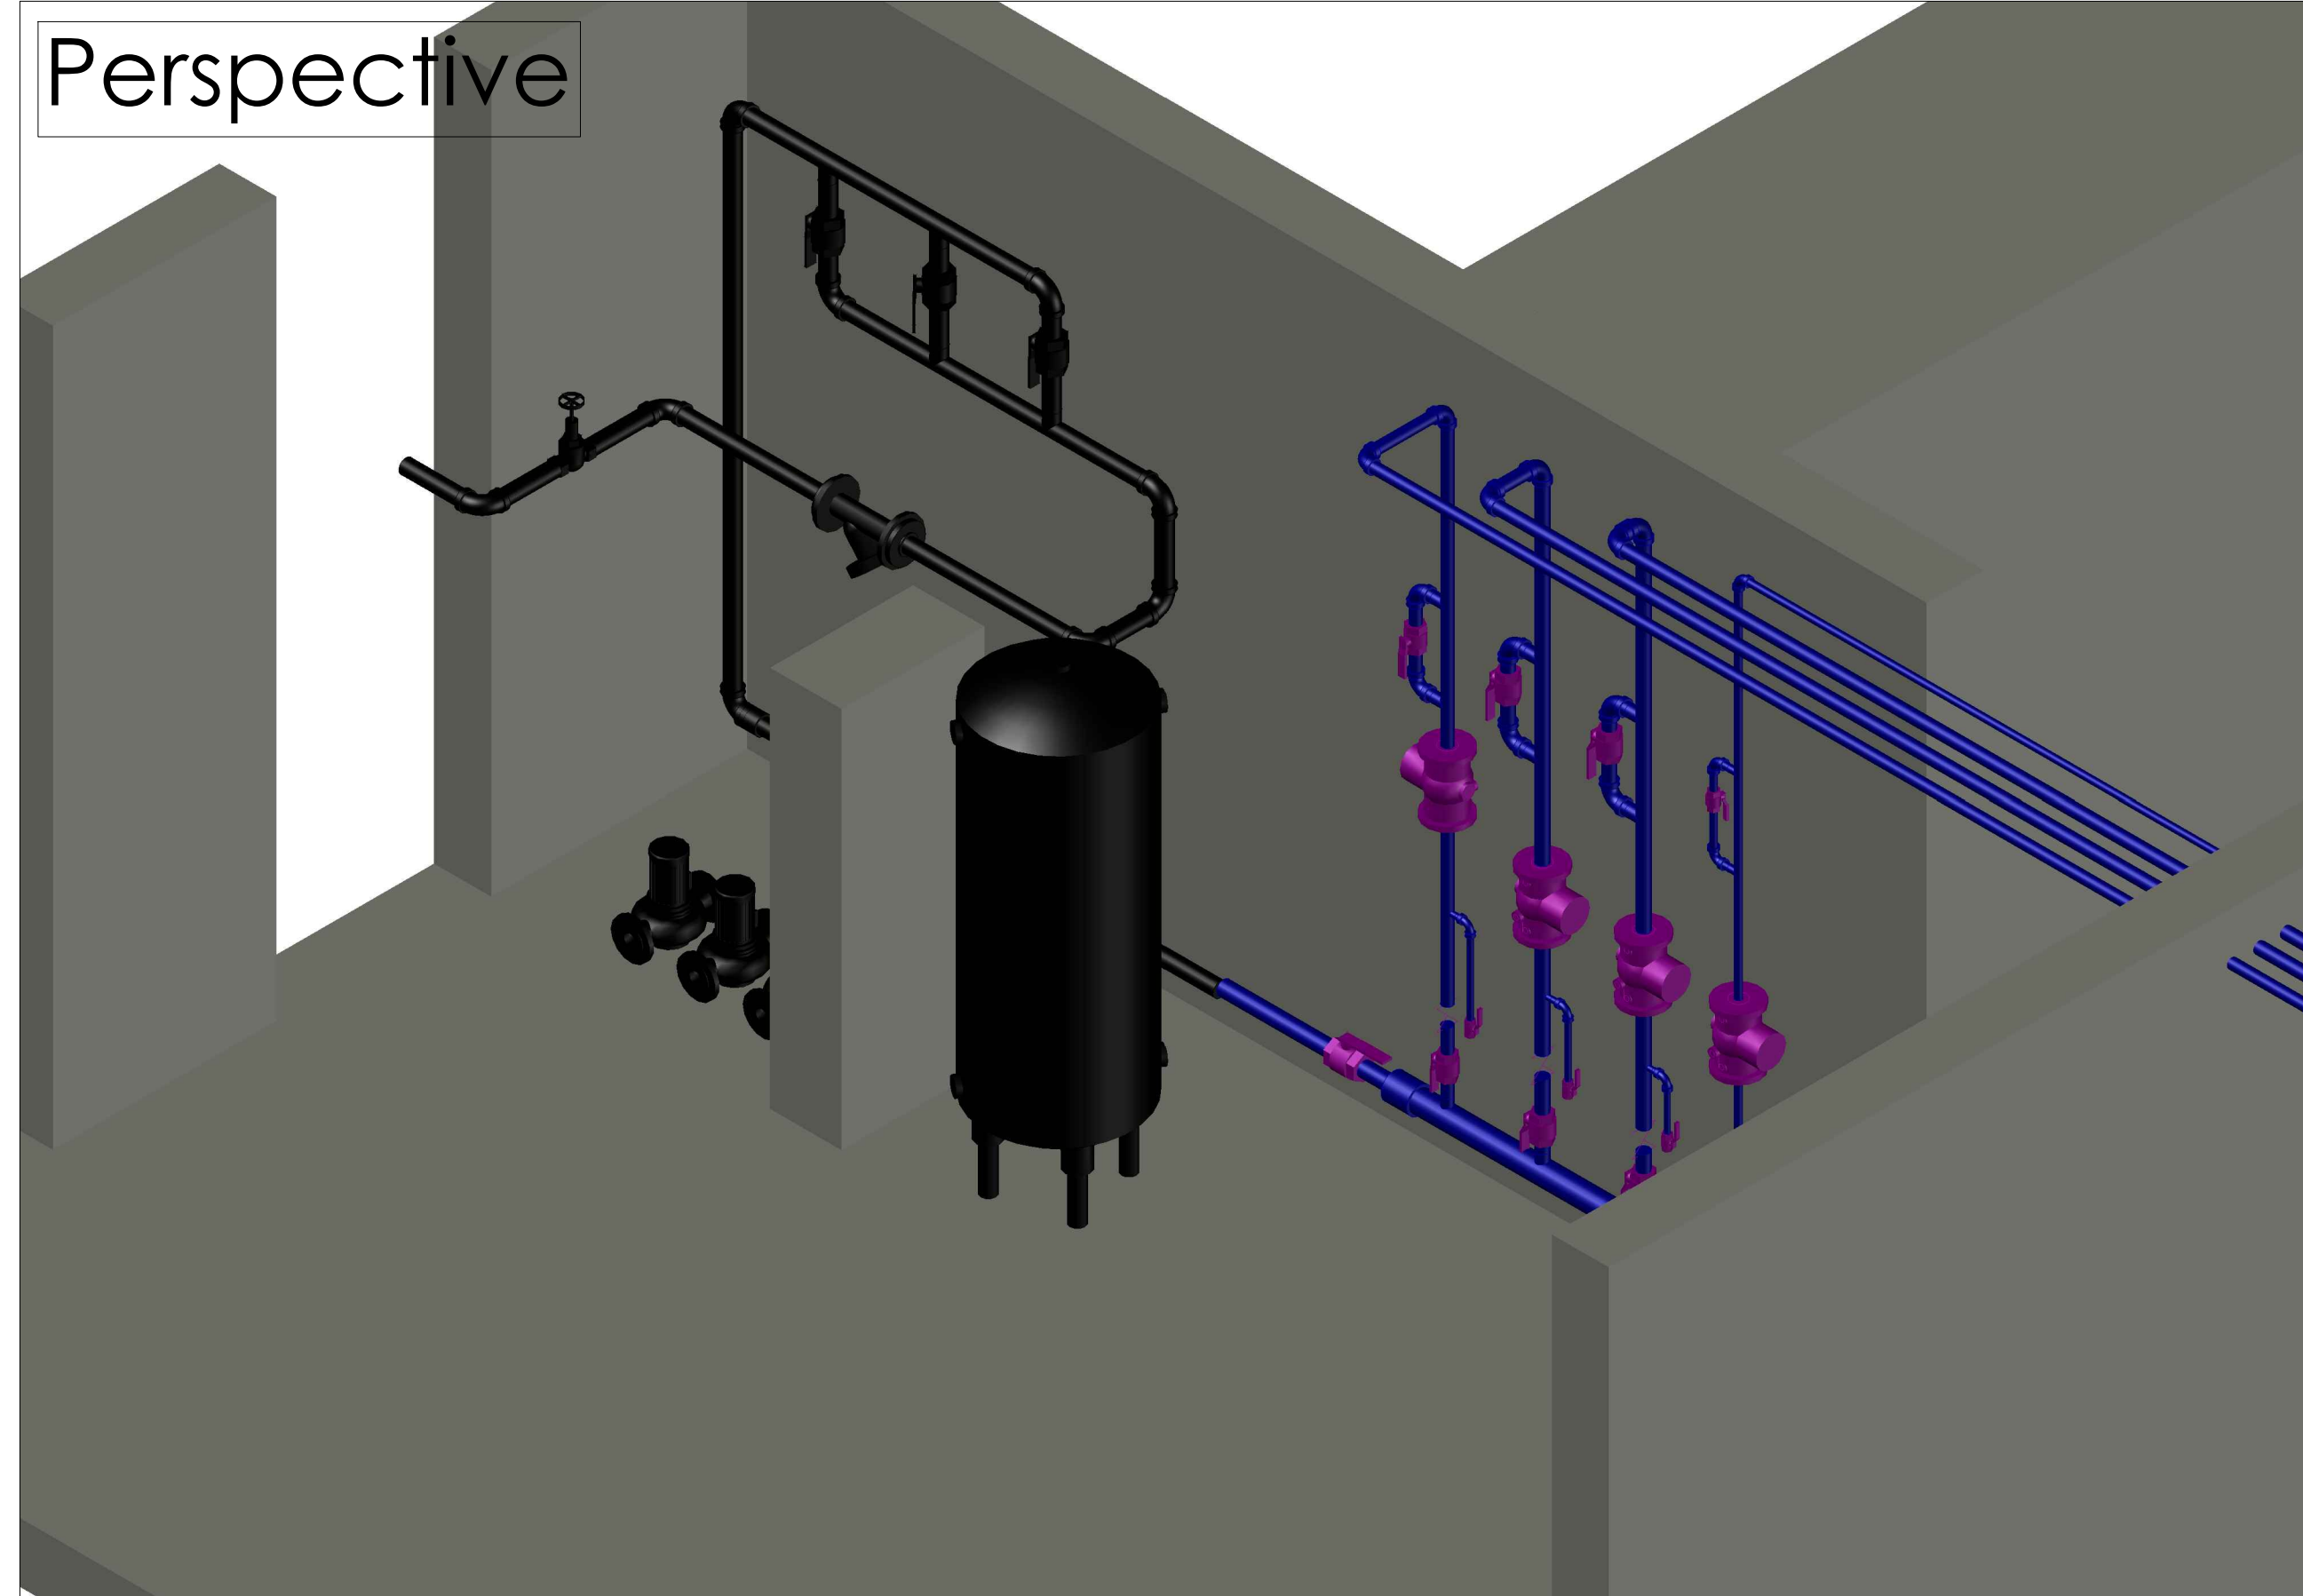

- Electrovanne
- Vanne de vidage
- Clapet anti retour
- Vanne d'isolement

Vue de face

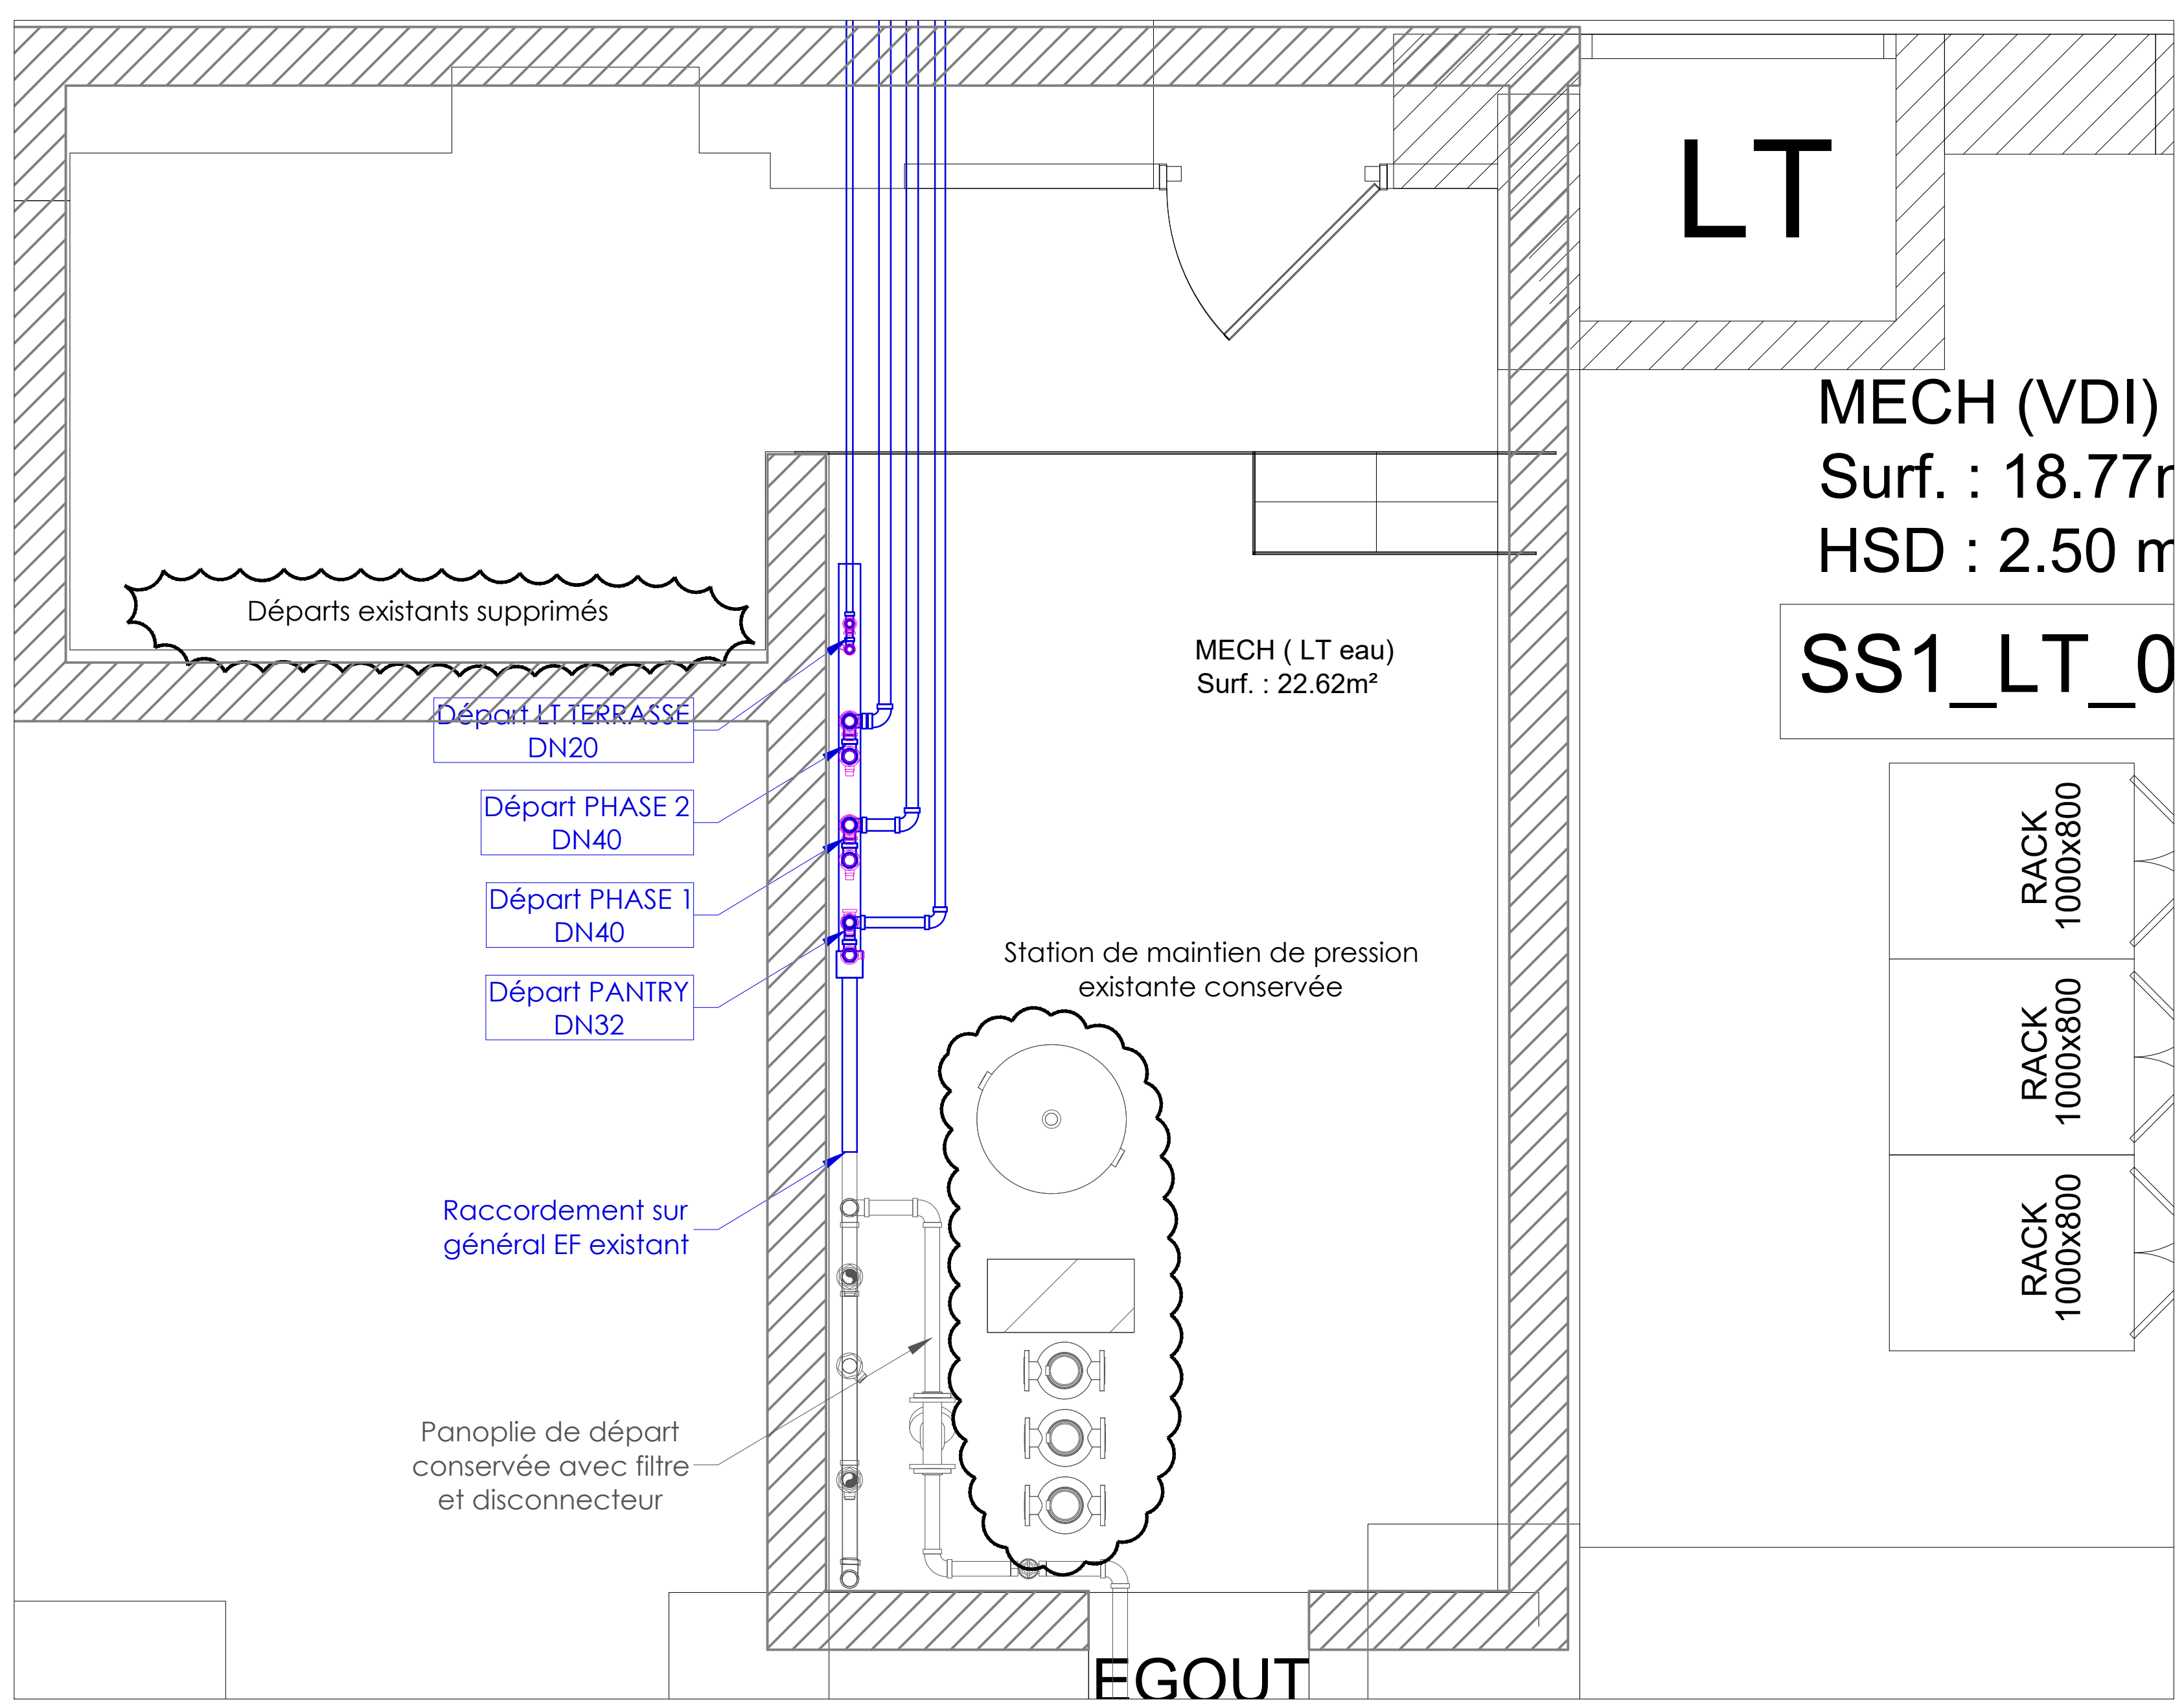

Vue en plan

WeWork

Plan de Plomberie
Local technique Eau Froide

DATE : 07/05/19
ECHELLE : 1/50

Maitrise d'Ouvrage :	WEWORK
Maitrise d'Oeuvre :	
Architecte :	
Entreprise Générale :	
Installateur :	
Bureau d'études CVC-PLB :	EFFICLIMAT 45 rue Jean Jaurès 77360 Vaires-sur-marne
	georges.mandimba@efficlimat.com

Modifications		
0	07/05/19	Première diffusion
A	14/05/19	Première diffusion
B		
C		
D		
E		

PROJET	EMETTEUR	PHASE	TYPE	LOT	NIVEAU	BATIMENT	NUMERO	INDICE
WJL	FCS	EXE	PLG	03	SS1	A-B	010	A